


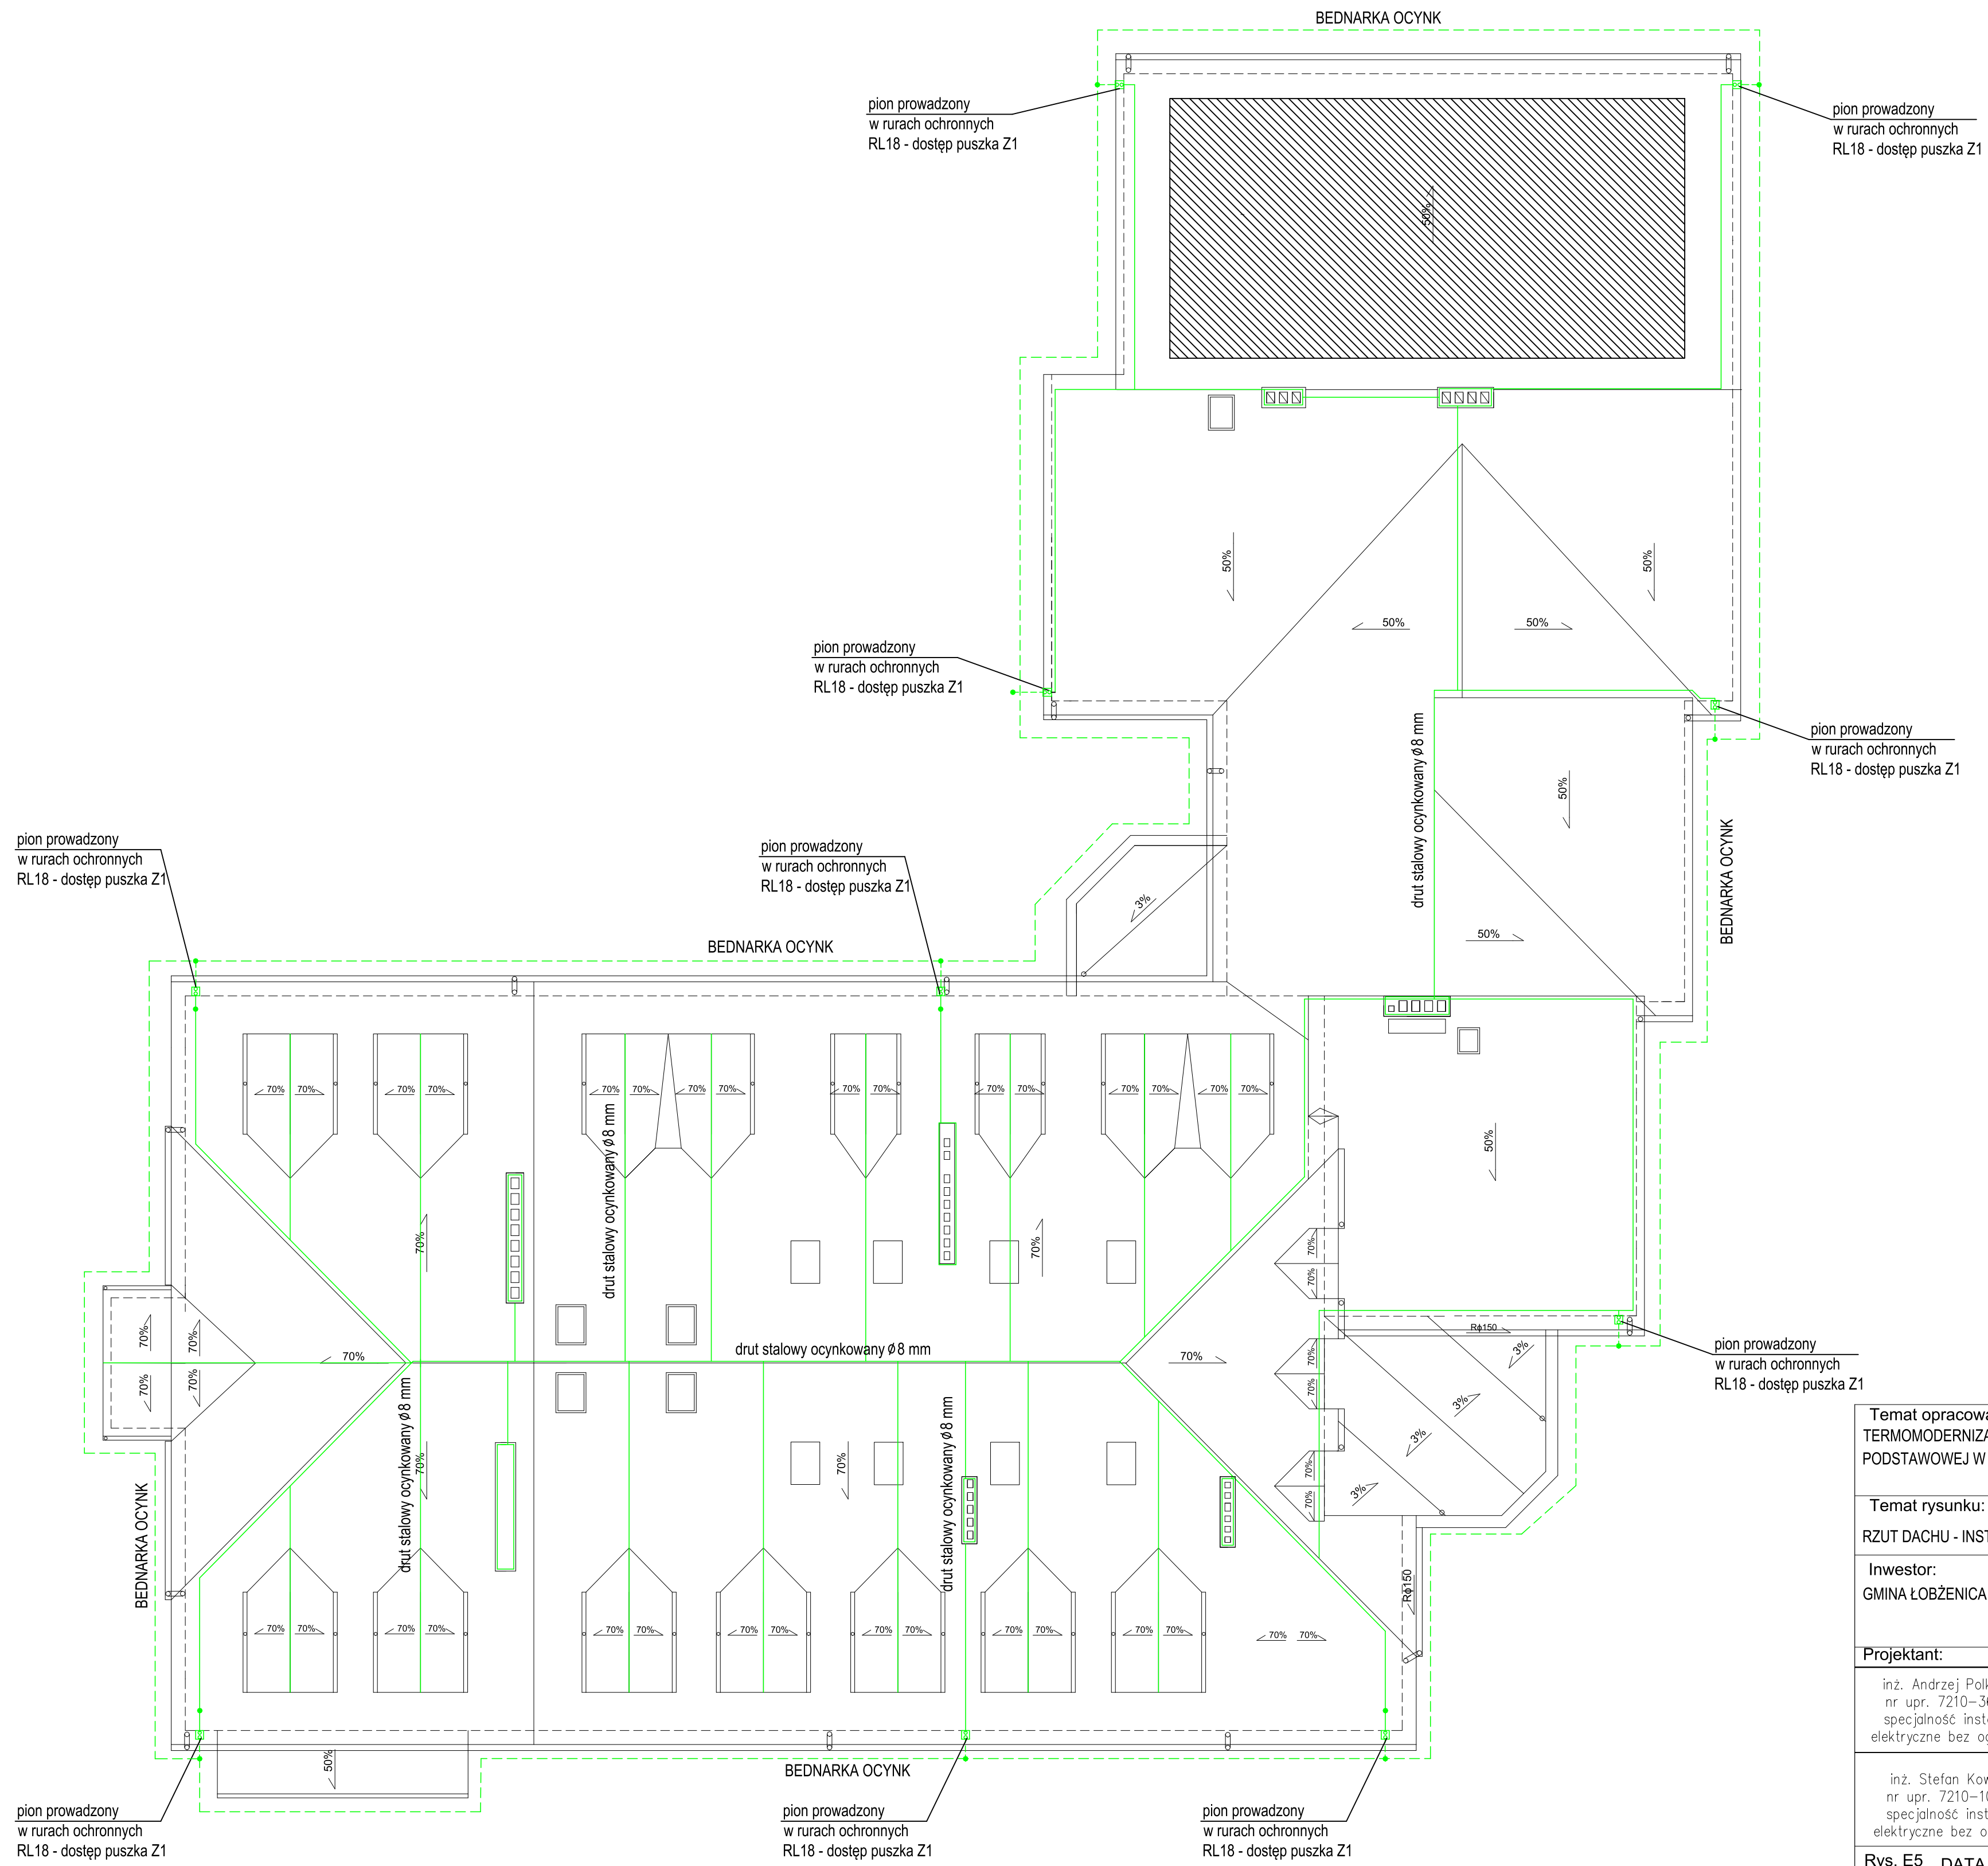

Temat opracowania: TERMOMODERNIZACJA I PRZEBUDOWA BUDYNKU SZKOŁY PODSTAWOWEJ W DŹWIERSZNIE MAŁYM -DZ. NR 326		
Temat rysunku: RZUT DACHU - INSTALACJA ODGROMOWA		
Inwestor: GMINA ŁOBŻENICA		
Projektant: inż. Andrzej Polkowski nr upr. 7210-36-83 specjalność instalacje elektryczne bez ograniczeń		
inż. Stefan Kowalski nr upr. 7210-108-82 specjalność instalacje elektryczne bez ograniczeń		
Rys. E5	DATA 03.2016 r.	SKALA 1:150