


RZUT PARTERU
1:50

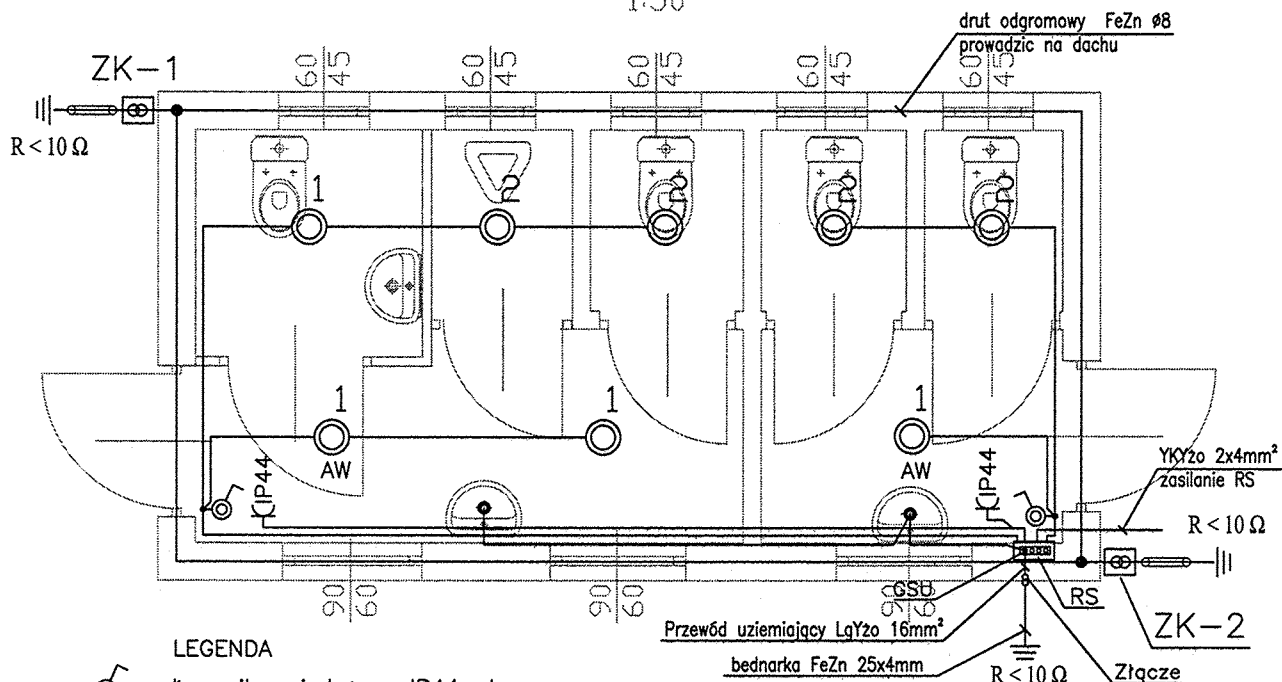

LEGENDA

- Łącznik pojedynczy IP44 pt
- ⊖IP44 Gniazdo poj. 230V, 16A, IP44 pt
- Miejsowe Połączenie Wyrównawcze
- RS Rozdzielnica szaleatów RS
- AW Oprawa wyposażona w moduł oświetlenia awaryjnego 3h
- Połączenie spawane
- ZK-1 Złącze kontrolne instalacji odgromowej


ZASTOSOWANE OPRAWY:

- 1 Lug S.A. DO.004.20 CS.006 LugStar n/t z szybą IP44 2x26 EVG (lub równoważne)
- 2 Lug S.A. DO.003.20 CS.006 LugStar n/t z szybą IP44 2x18 EVG (lub równoważne)

UWAGI:

- * Instalację oświetlenia wykonać przewodem YDYzo 3x1,5mm².
- * Połączenia wyrównawcze wykonać przewodem LqYzo 6mm²
- * Instalację gniazd wtykowych wykonać przewodem YDYzo 3x2,5mm².
- * Zasilanie rozdzielnic RS wykonać kablem YKYzo 2x4mm².
- * Instalację prowadzić pod tynkiem.
- * Dopuszcza się osprzęt równoważny spełniający podane parametry.

BUDOWA ZWODU PIONOWEGO
INSTALACJI ODGROMOWEJ:

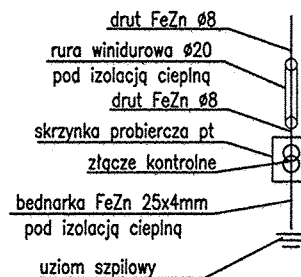

STAROSTWO POWIATOWE
W PILE
Al. Niepodległości 33/36

OBIEKT:	Stadion im. Alojzego Graja gmina Łobżenica	RYS NR E-6
TEMAT:	"Remont stadionu im. Alojzego Graja" gmina Łobżenica	SKALA 1 : 50
INWESTOR:	Gmina Łobżenica, ul. Sikorskiego ,89-310 Łobżenica	luty 2012
PROJEKTOWAŁ:	inż. Adam Garczyński uprawnienia budowlane do projektowania bez ograniczeń w specjalności instalacyjno-inżynieryjnej w zakresie instalacji elektrycznych nr 108/86/Gw	
SPRAWDZIŁ:	inż. Lech Kosobucki uprawnienia budowlane do projektowania bez ograniczeń w specjalności instalacji elektrycznych w zakresie pełnym nr 52/84	
OPRACOWAŁ:	mgr inż. Artur Piefka	
TREŚĆ:	Rzut przyziemia szaletu. Instalacje elektryczne	

FAZA
PROJEKT
BUDOWLANY