


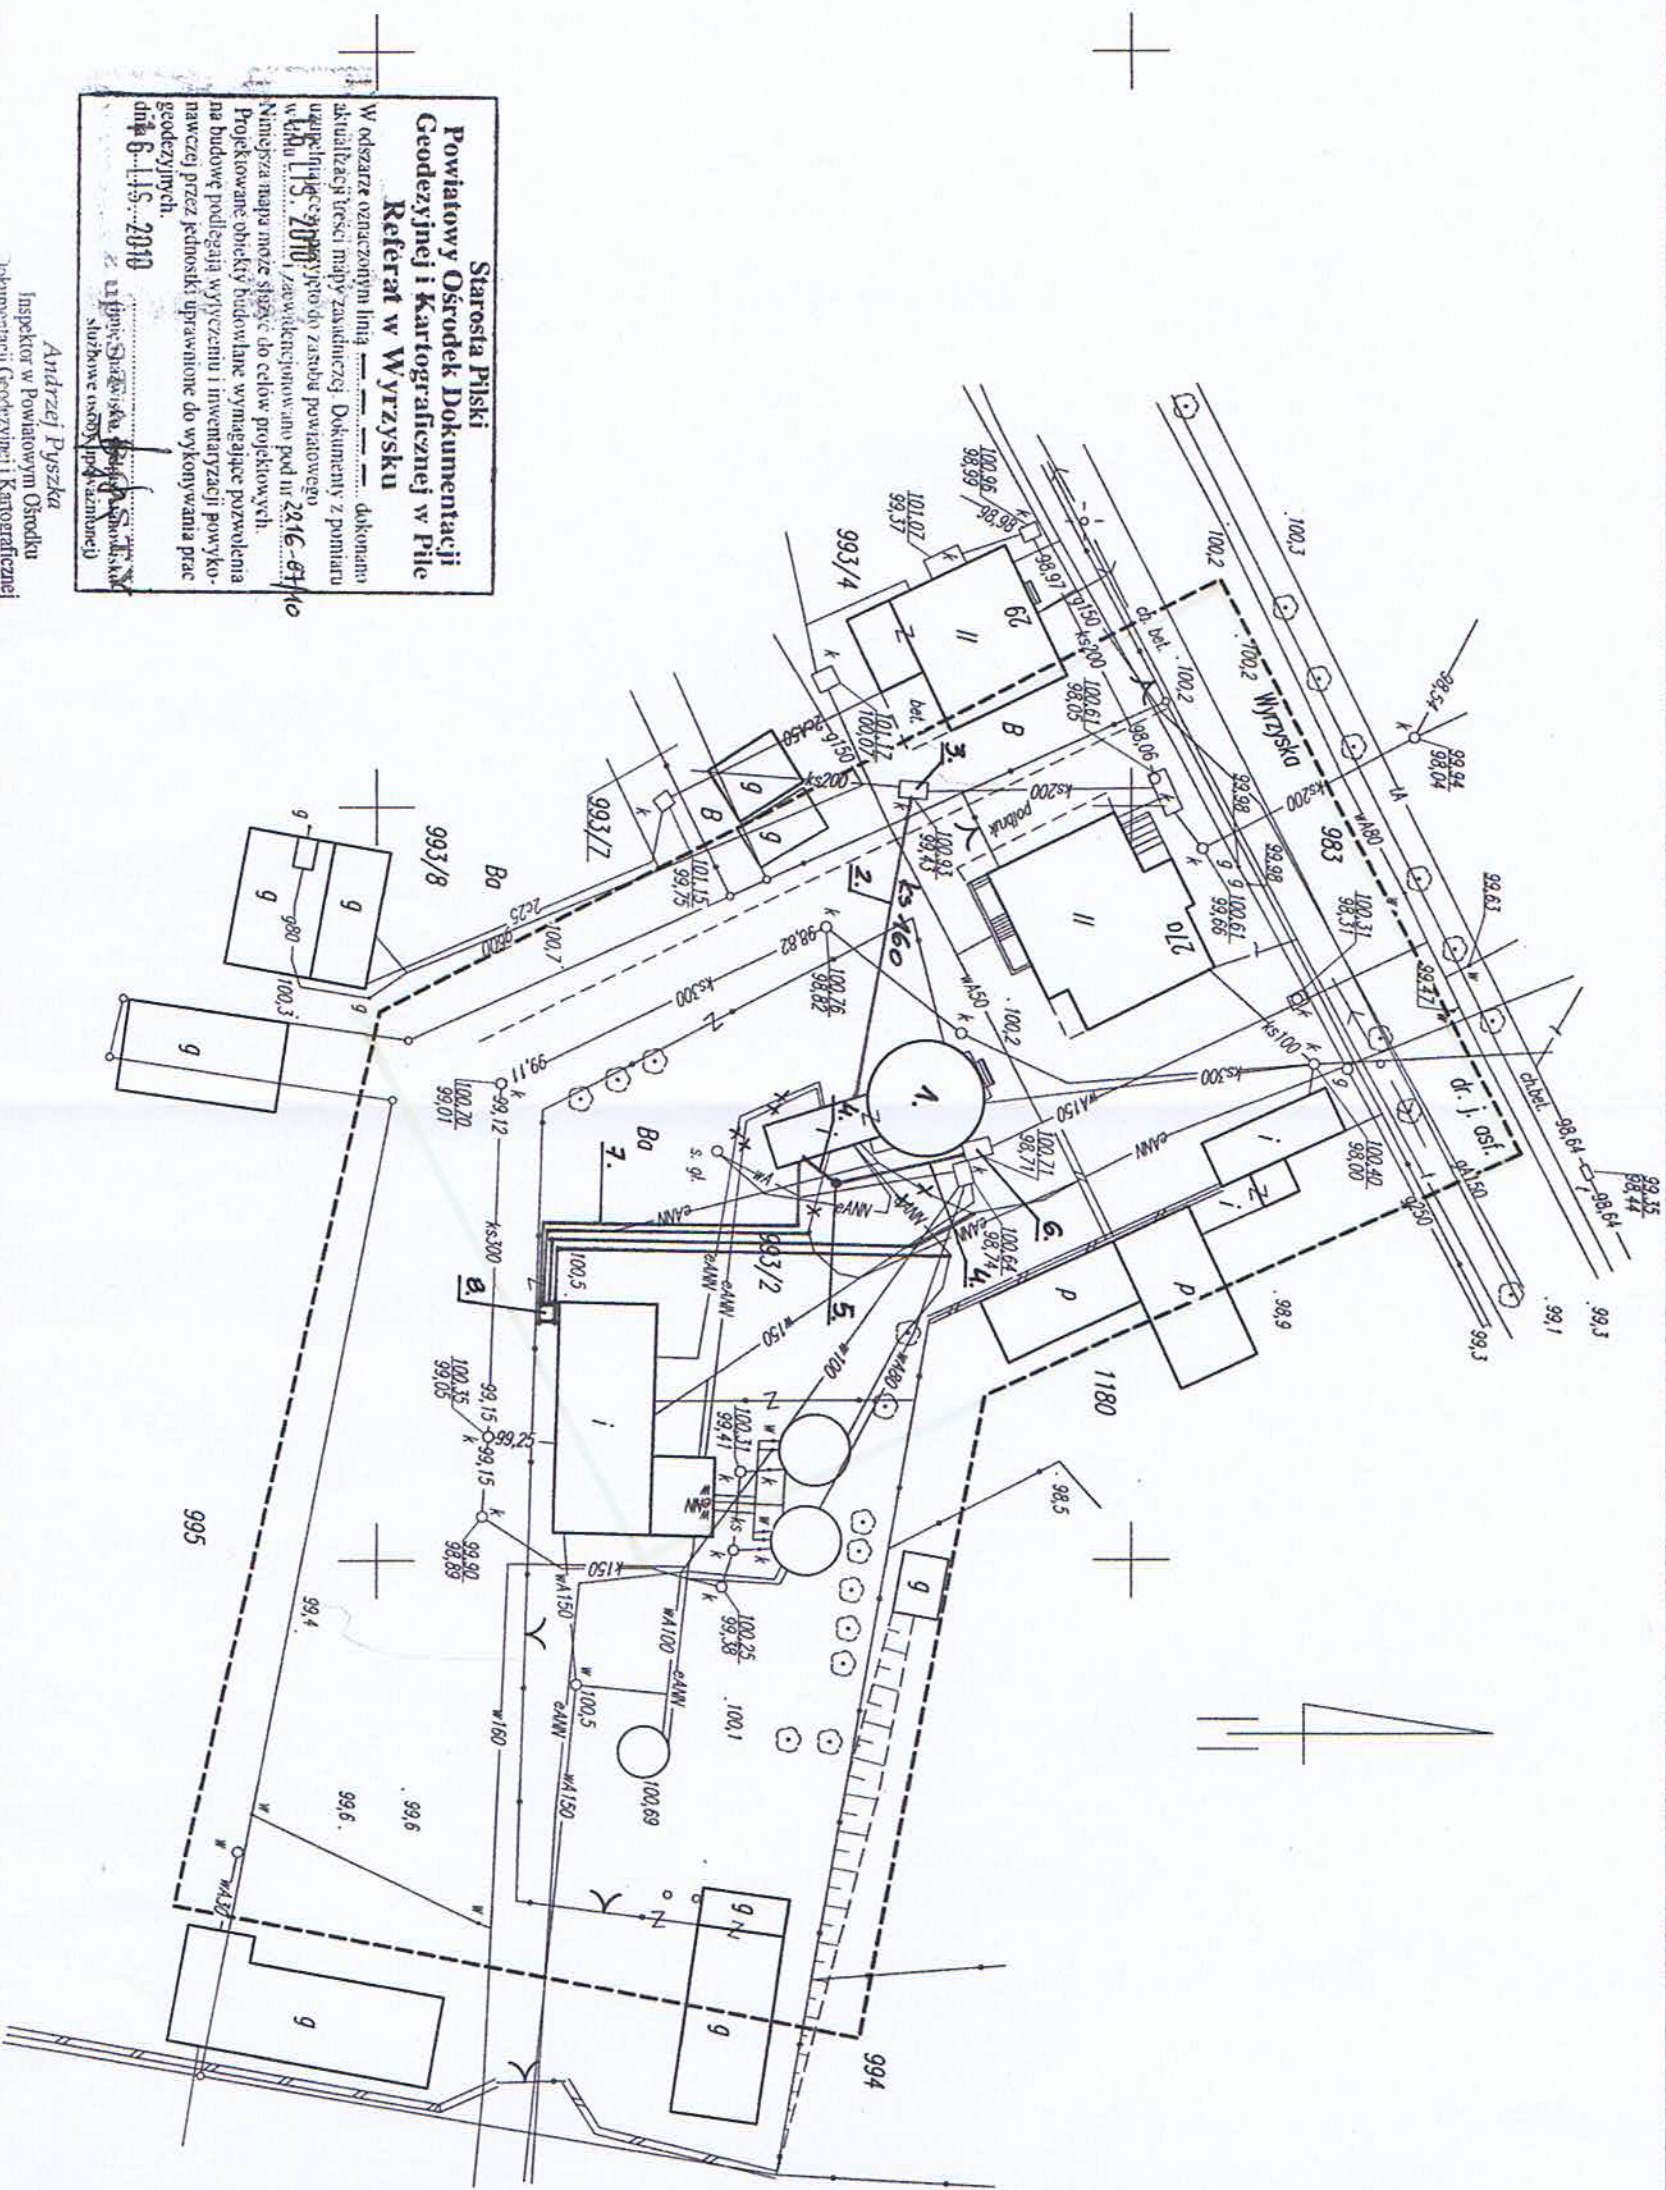

Starosta Piski
Powiatowy Ośrodek Dokumentacji
Geodezyjnej i Kartograficznej w Pile
Referat w Wyrzysku

W obszarze oznaczonym linią dokonano aktualizacji treści mapy zasadniczej. Dokumenty z pomiaru uwzględniającego zmiany do zasobu powiatowego w dniu 15. 2010. /zawieszonego pod nr 2416-6740

Niniejsza mapa może służyć do celów projektowych. Projektowane obiekty budowlane wymagające pozwolenia na budowę podlegają wytyczeniu i inwentaryzacji powykonawczej przez jednostki uprawnione do wykonywania prac geodezyjnych.

dnia 6-11-2010

z: [signature]
 [signature]
 [signature]

Andrzej Pyszka
 Inspektor w Powiatowym Ośrodku
 Dokumentacji Geodezyjnej i Kartograficznej

Mapa sytuacyjno-wysokościowa
do celów projektowych

skala 1:500

Mapa wykonana na podstawie mapy zasadniczej ark.:
 343.444.141.4 i 343.444.143.2
 układ współrzędnych państwowy '1965, poziom odniesienia Kronstadt
 Mapa wykonana dnia 16.11.2010r.

wykonawca
 GEODEJA UPRAWNIIONY
 mgr inż. Piotr Lenartowicz
 (uprawnienia nr 20552)

RUBIKON
 Jacek Lenartowicz
 Rataje 7, 89-310 Łobżenica
 NIP 7642423792 REGON 301047371

Za zgodność z oryginałem
 06.12.2010
 [signature]
 podpis

ARCHITEKT
 EWA DUKA-ZIELINSKA

 
województwo wielkopolskie
 gm. Łobżenica
 m. Łobżenica
 działka nr. 993/2

KER: 2216-87/2010

Dz.: 2782/2010

LEGENDA

- 1. Rewitalizowany budynek istniejący
- 2. Projektowany przewód kanalizacji sanitarnej PCV DN160
- 3. Istniejąca studzienka kanalizacji sanitarnej
- 4. Projektowany przewód wody użytkowej PE DN25
- 5. Projektowana studzienka wodomierzowa
- 6. Istniejąca studzienka przyłączeniowa wody użytkowej
- 7. Projektowany kabel elektryczny YKYżo 5x16 mm²
- 8. Projektowane złącze kablowe

projekt	mgr inż. Małgorzata Ferla nr upr. GP-7342/1831-94 w zakresie sieci i instalacji sanitarnych	
sprawdzenie instal. sanit.	mgr inż. Jolanta Kupeń nr upr. ZAP/016/7/POOS/08 w zakresie sieci i instalacji sanitarnych	
projekt instal. elektry.	mgr inż. Jan Maksimczyk nr upr. GP-73542/1708/92 w zakresie instalacji elektrycznych	
sprawdzenie instal. elektry.	mgr inż. Arkadiusz Kowalski nr upr. WK/P/0173/PW/OE/03 w specjal. sieci, instal. i urządzeń elektrycznych i elektroenerget.	
konceptcja opracowanie	inż. arch. Emilia Durka-Zielńska	

DOMARCHITEKTÓW

wydział architektury

obiekt adres	Rewitalizacja wieży ciśnień ul. Wyrzyńska 27, 89-310 Łobżenica, wlkp		
stadium proj. branża	P.B.	instal.: sanitarne, elektryczne	
tytuł rysunku	INSTALACJE ZEWNĘTRZNE		
Data grudzień 2010	skala 1 : 500	nr rysunku	2/2