




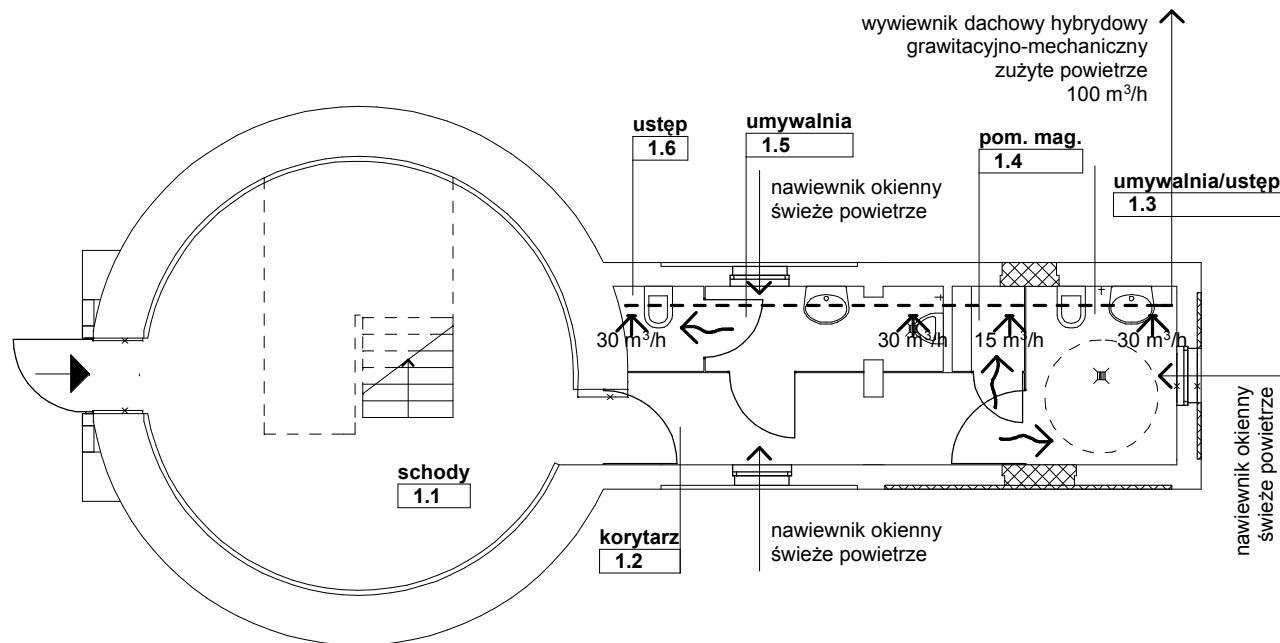


RZUT PRZYZIEMIA
wentylacja

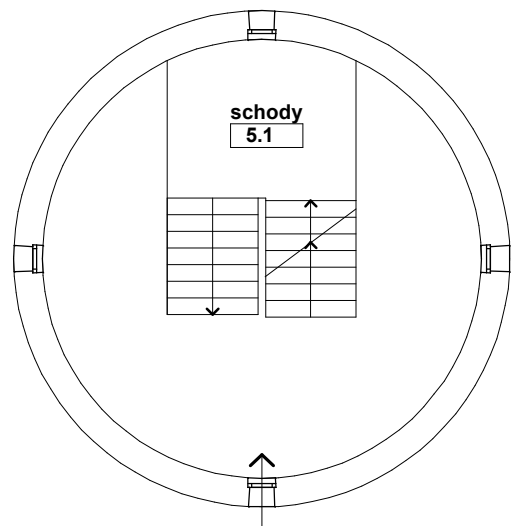


RZUT SPOCZNIKA
wentylacja

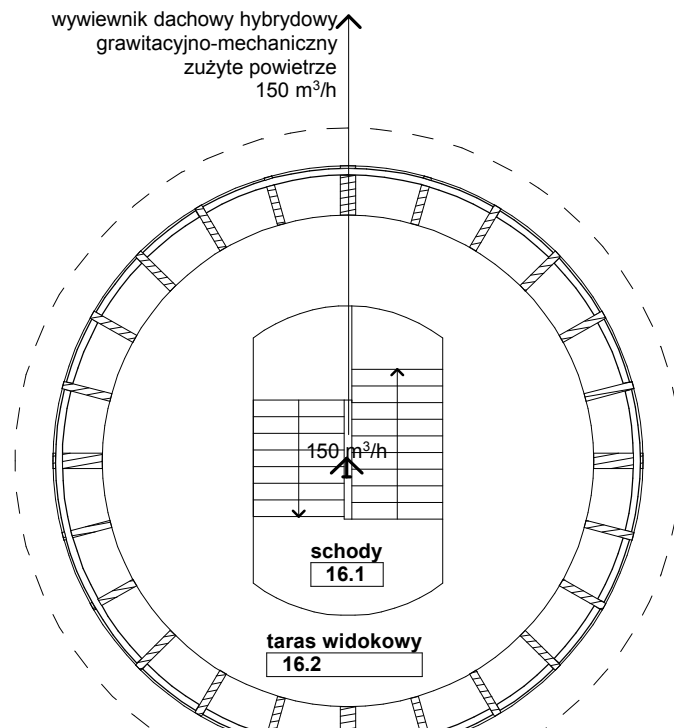


RZUT TARASU WIDOKOWEGO
wentylacja

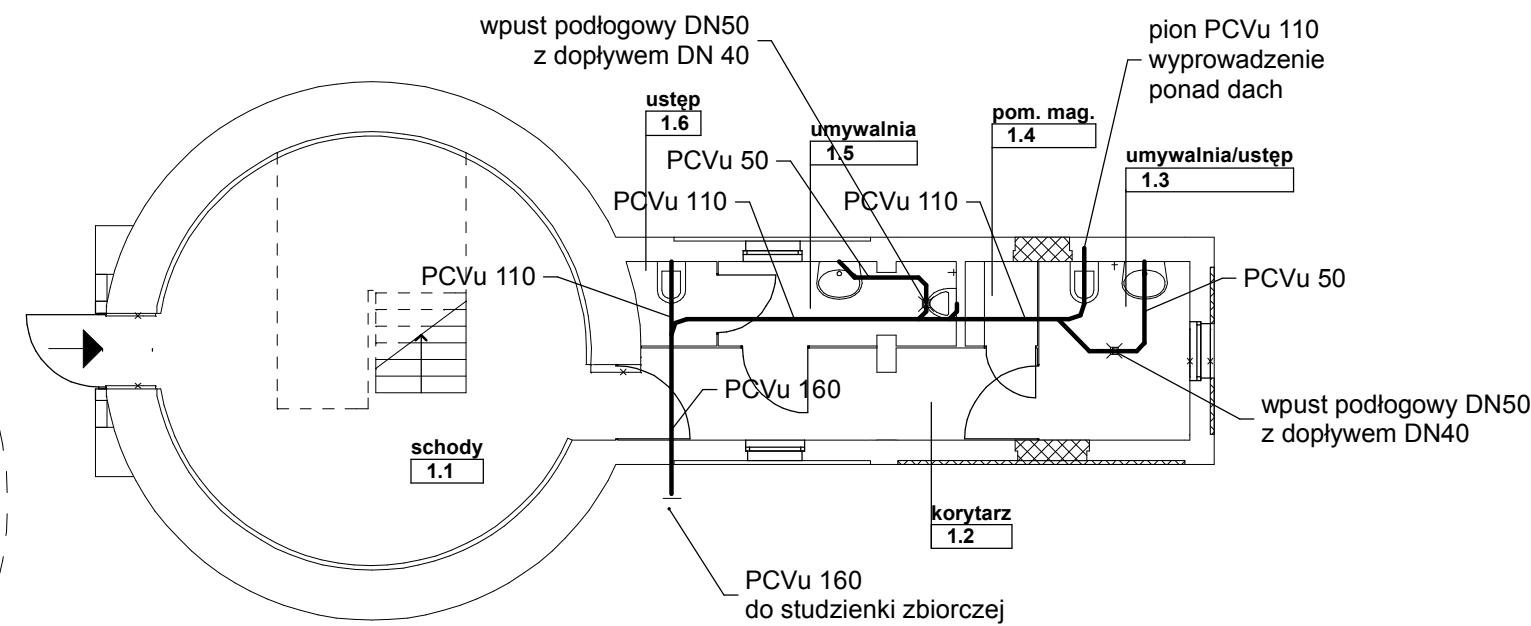


RZUT PRZYZIEMIA
kanalizacja sanitarna

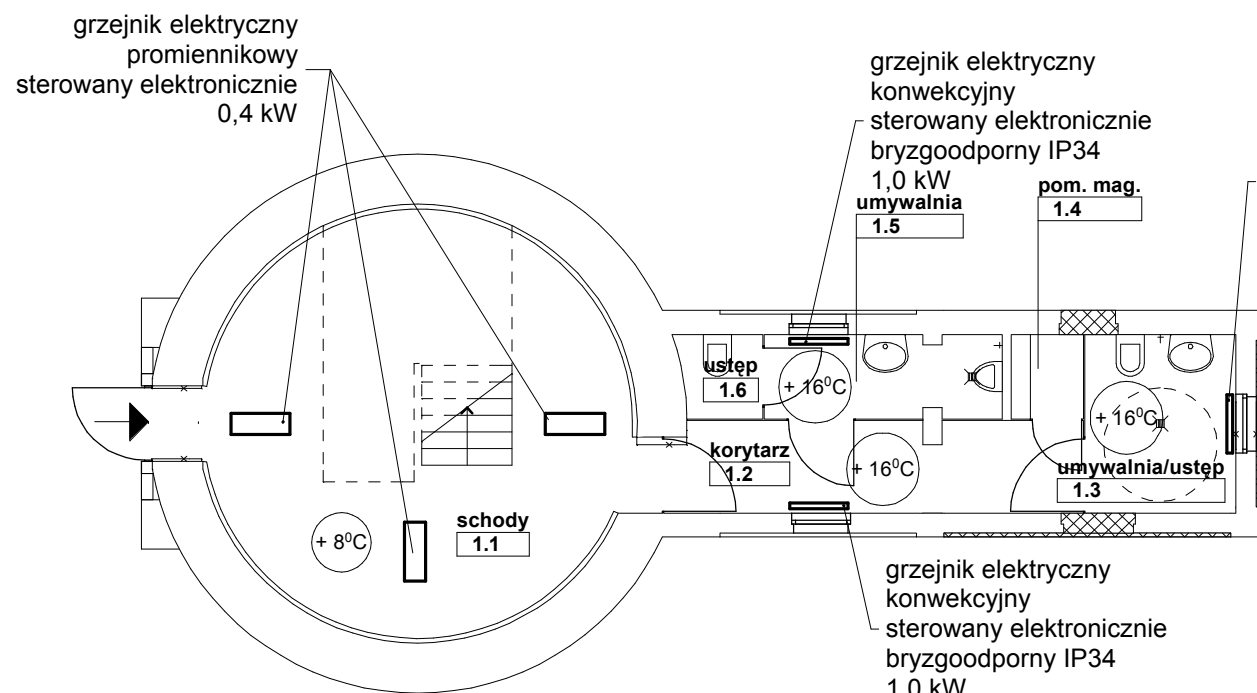


RZUT PRZYZIEMIA
ogrzewanie

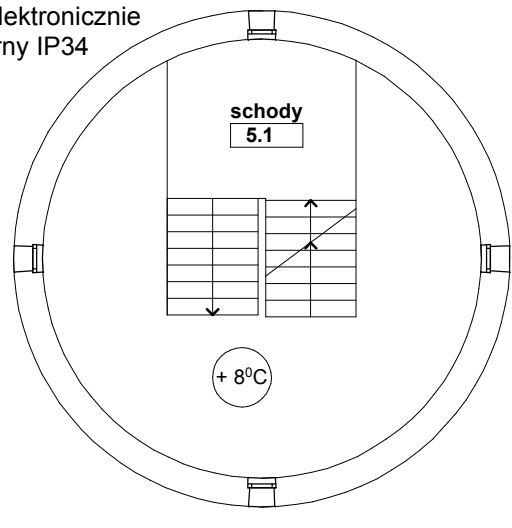

RZUT SPOCZNIKA
ogrzewanie

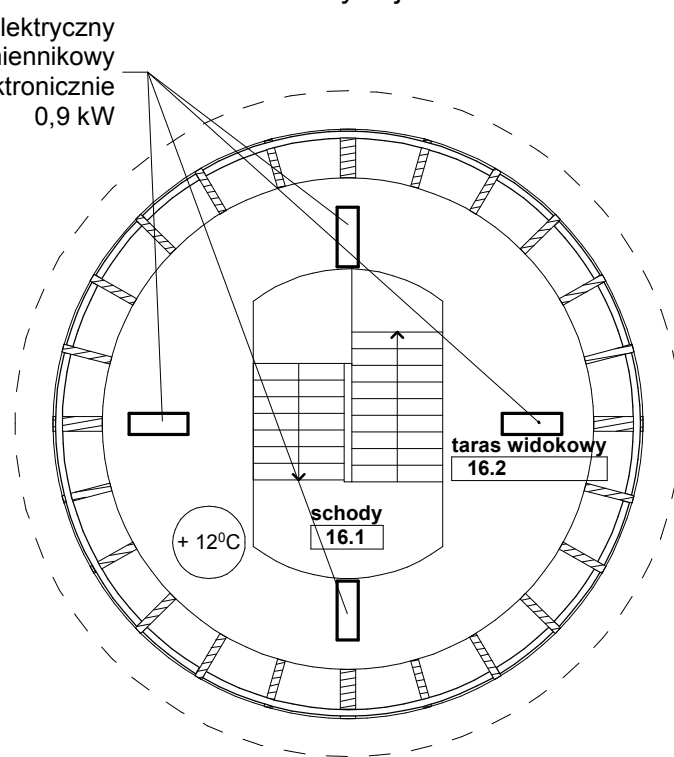

RZUT TARASU WIDOKOWEGO
ogrzewanie

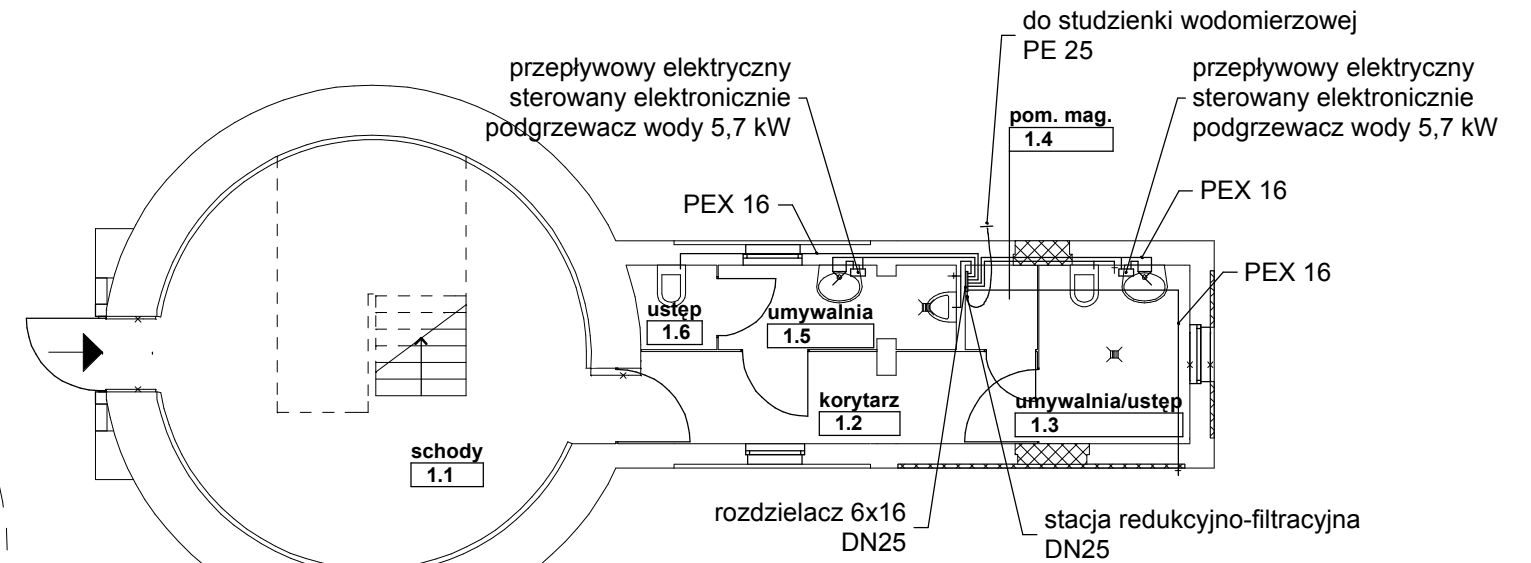

RZUT PRZYZIEMIA
woda użytkowa

projekt inst. sanit.	mgr inż. Małgorzata Fertala nr upr. GP-7342/1931/94 w zakresie sieci i instalacji sanitarnych	┌	└
sprawdzenie inst. sanit.	mgr inż. Jolanta Kupeń nr upr. ZAP/0167/POCS/08 w zakresie sieci i instalacji sanitarnych	┌	└
konceptcja opracowanie	inż. arch. Emilia Durka-Zielińska	┌	└

DOMARCHITEKTÓW
myślimy naturalnie

Obiekt Adres	Rewitalizacja wieży ciśnien: przebudowa, zmiana użytkowania ul. Wyrzyńska 27, 89-310 Łobżenica, wlkp		
Stadium proj. Branża	P.B.	inst. sanitarne	
Tytuł rysunku	woda, kanalizacja, ogrzewanie, wentylacja RZUTY: PRZYZIEMIE, SPOCZNIK, TARAS WIDOK.		
Data grudzień 2010	Skala 1 : 100	Nr rysunku	6/IS