


PROJEKT ZAGOSPODAROWANIA DZIAŁKI

SKALA 1:500

obręb RATAJE DZ. NR 122/1 i 122 / 3 gm. ŁOBZENICA

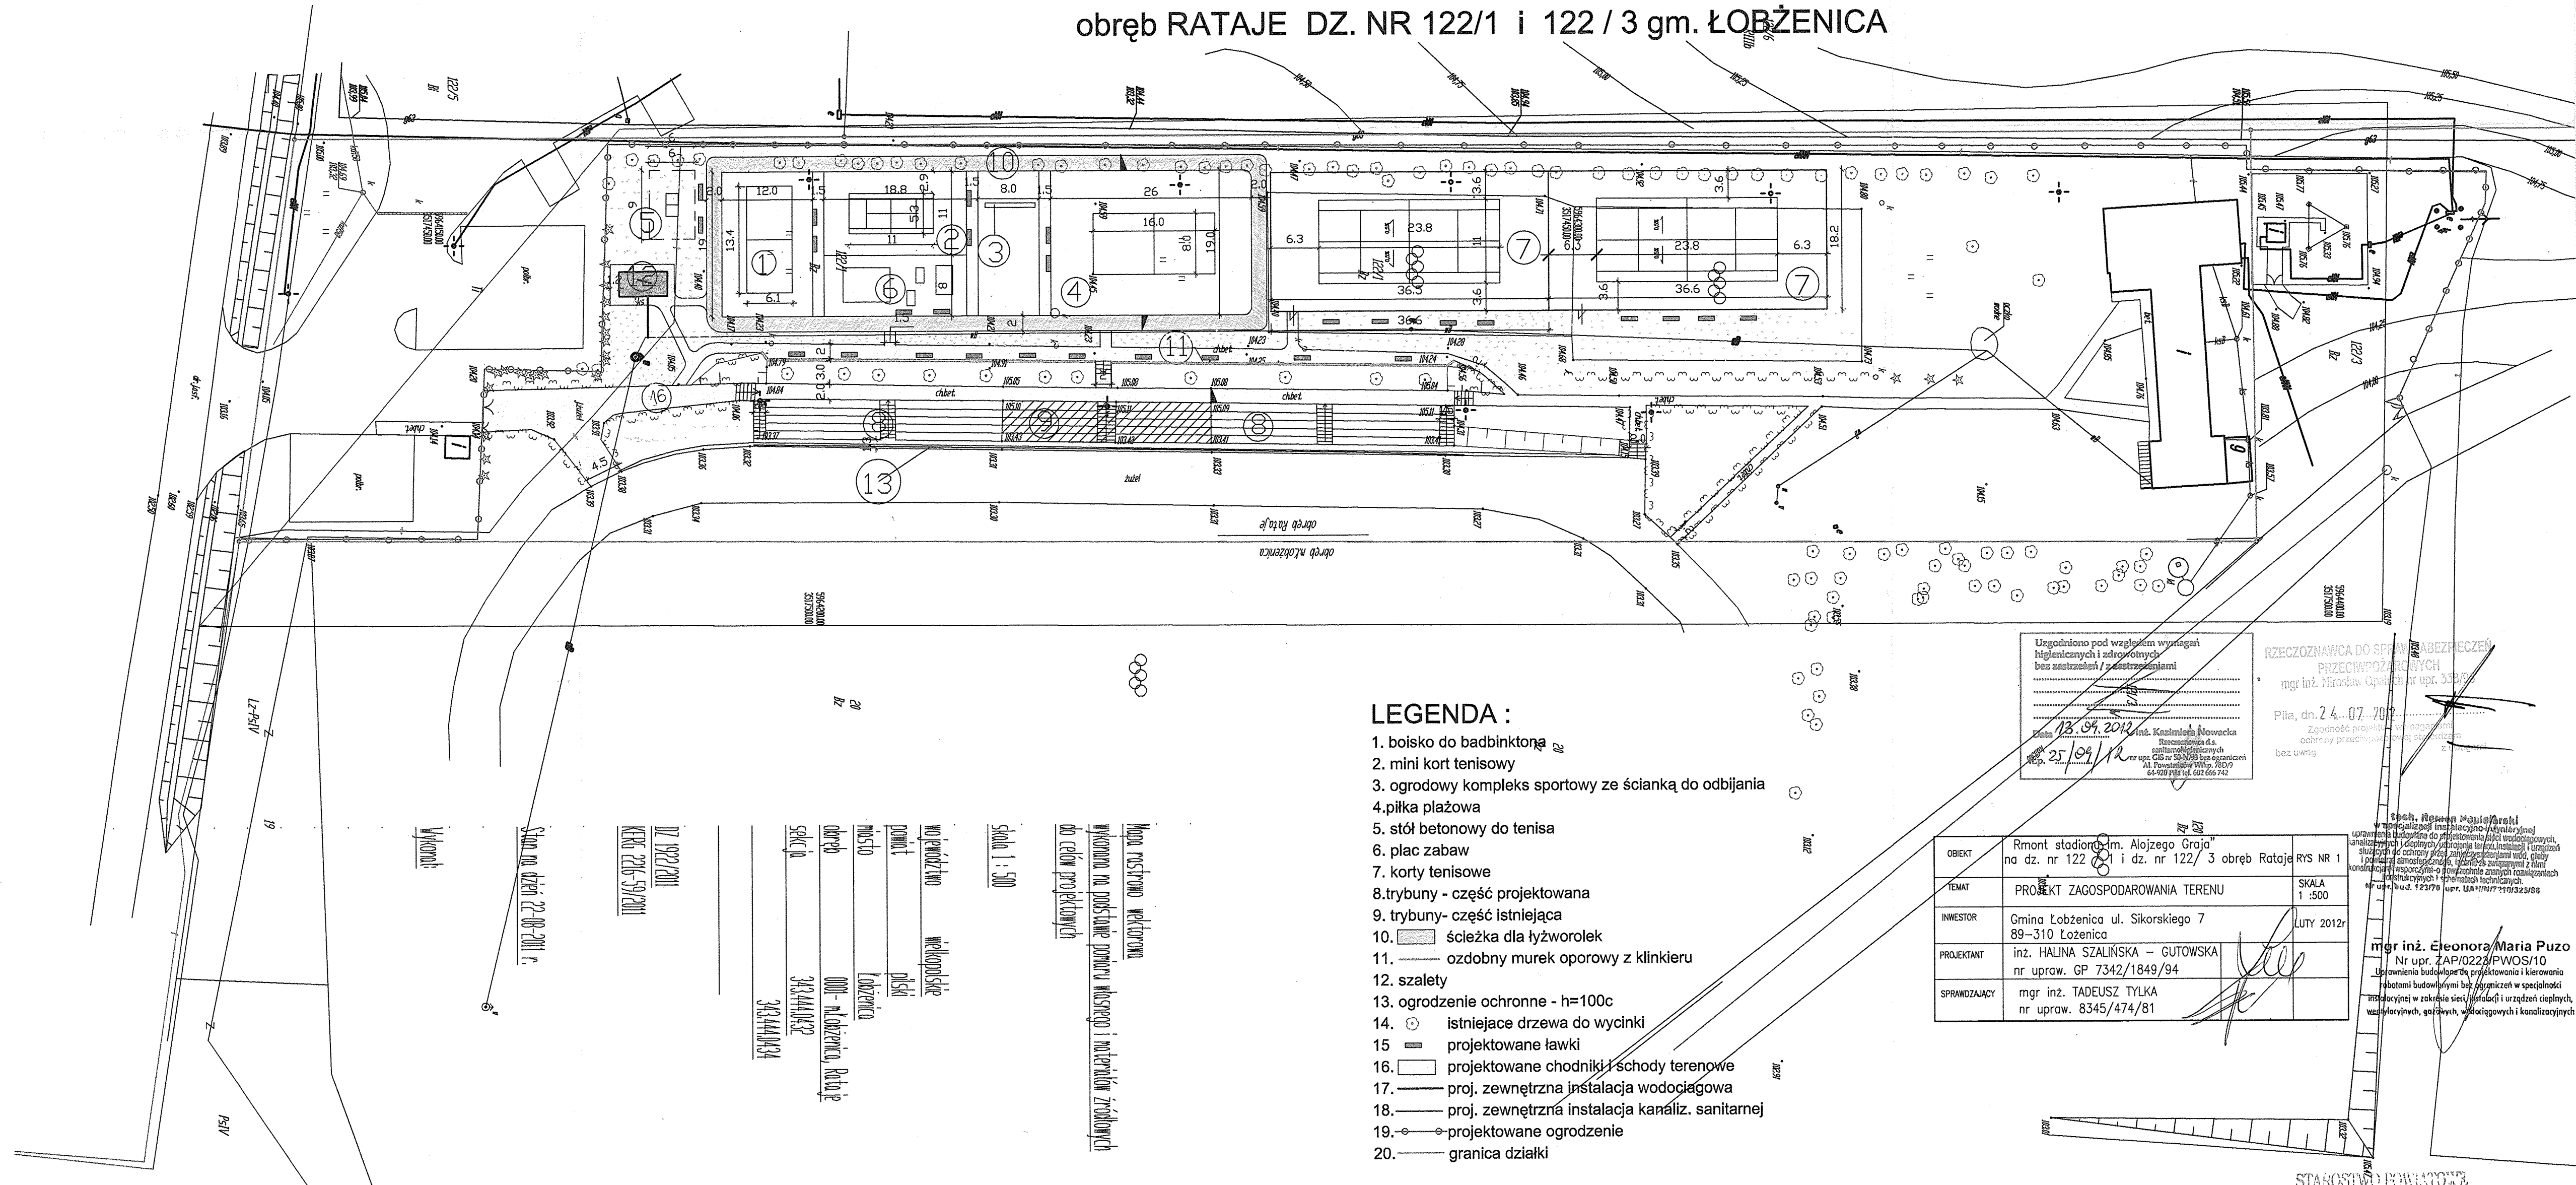

LEGENDA :

1. boisko do badmintonu
2. mini kort tenisowy
3. ogrodowy kompleks sportowy ze ścianką do odbijania
4. piłka plażowa
5. stół betonowy do tenisa
6. plac zabaw
7. korty tenisowe
8. trybuny - część projektowana
9. trybuny - część istniejąca
10. ścieżka dla tyżowolek
11. ozdobny murek oporowy z klinkieru
12. szalety
13. ogrodzenie ochronne - h=100c
14. istniejące drzewa do wycinki
15. projektowane ławki
16. projektowane chodniki i schody terenowe
17. proj. zewnętrzna instalacja wodociągowa
18. proj. zewnętrzna instalacja kanaliz. sanitarnej
19. projektowane ogrodzenie
20. granica działki

Uzgodniono pod względem wymagań higienicznych i zdrowotnych bez zastrzeżeń / zastrzeżeniami

13.04.2012

mgr inż. Mirosław Opaliński nr upr. 338/09

mgr inż. Mirosław Opaliński

mgr inż. Mirosław Opaliński

RZECZPODANNA DO SPRAWY BEZPIECZEŃ PRZECIWPÓŻAROWYCH

mgr inż. Mirosław Opaliński nr upr. 338/09

Pila, dn. 24.07.2012

Zgodność projektu z przepisami ochrony przeciwpożarowej

bez uwagi

OBIEKT	Rmiont stadionu im. Alojzego Graja na dz. nr 122/1 i dz. nr 122/ 3 obręb Rataje RYS NR 1	SKALA 1 : 500
TEMAT	PROJEKT ZAGOSPODAROWANIA TERENU	LUTY 2012r
INWESTOR	Gmina Łobzenica ul. Sikorskiego 7 89-310 Łobzenica	
PROJEKTANT	inż. HALINA SZALIŃSKA - GUTOWSKA nr upraw. GP 7342/1849/94	
SPRAWDZAJĄCY	mgr inż. TADEUSZ TYLKA nr upraw. 8345/474/81	

mgr inż. Eleonora Maria Puzo

Nr upr. ZAP/0223/PWOS/10

Uprawnienia budowlane do projektowania i kierowania robotami budowlanymi bez ograniczeń w specjalności instalacyjnej w zakresie sieci, instalacji i urządzeń cieplnych, wentylacyjnych, gazowych, wodociagowych i kanalizacyjnych

mgr inż. Eleonora Maria Puzo