


PROJEKT ZAGOSPODAROWANIA DZIAŁKI

SKALA 1:500

ŁOBŻENICA DZ. NR 122/1

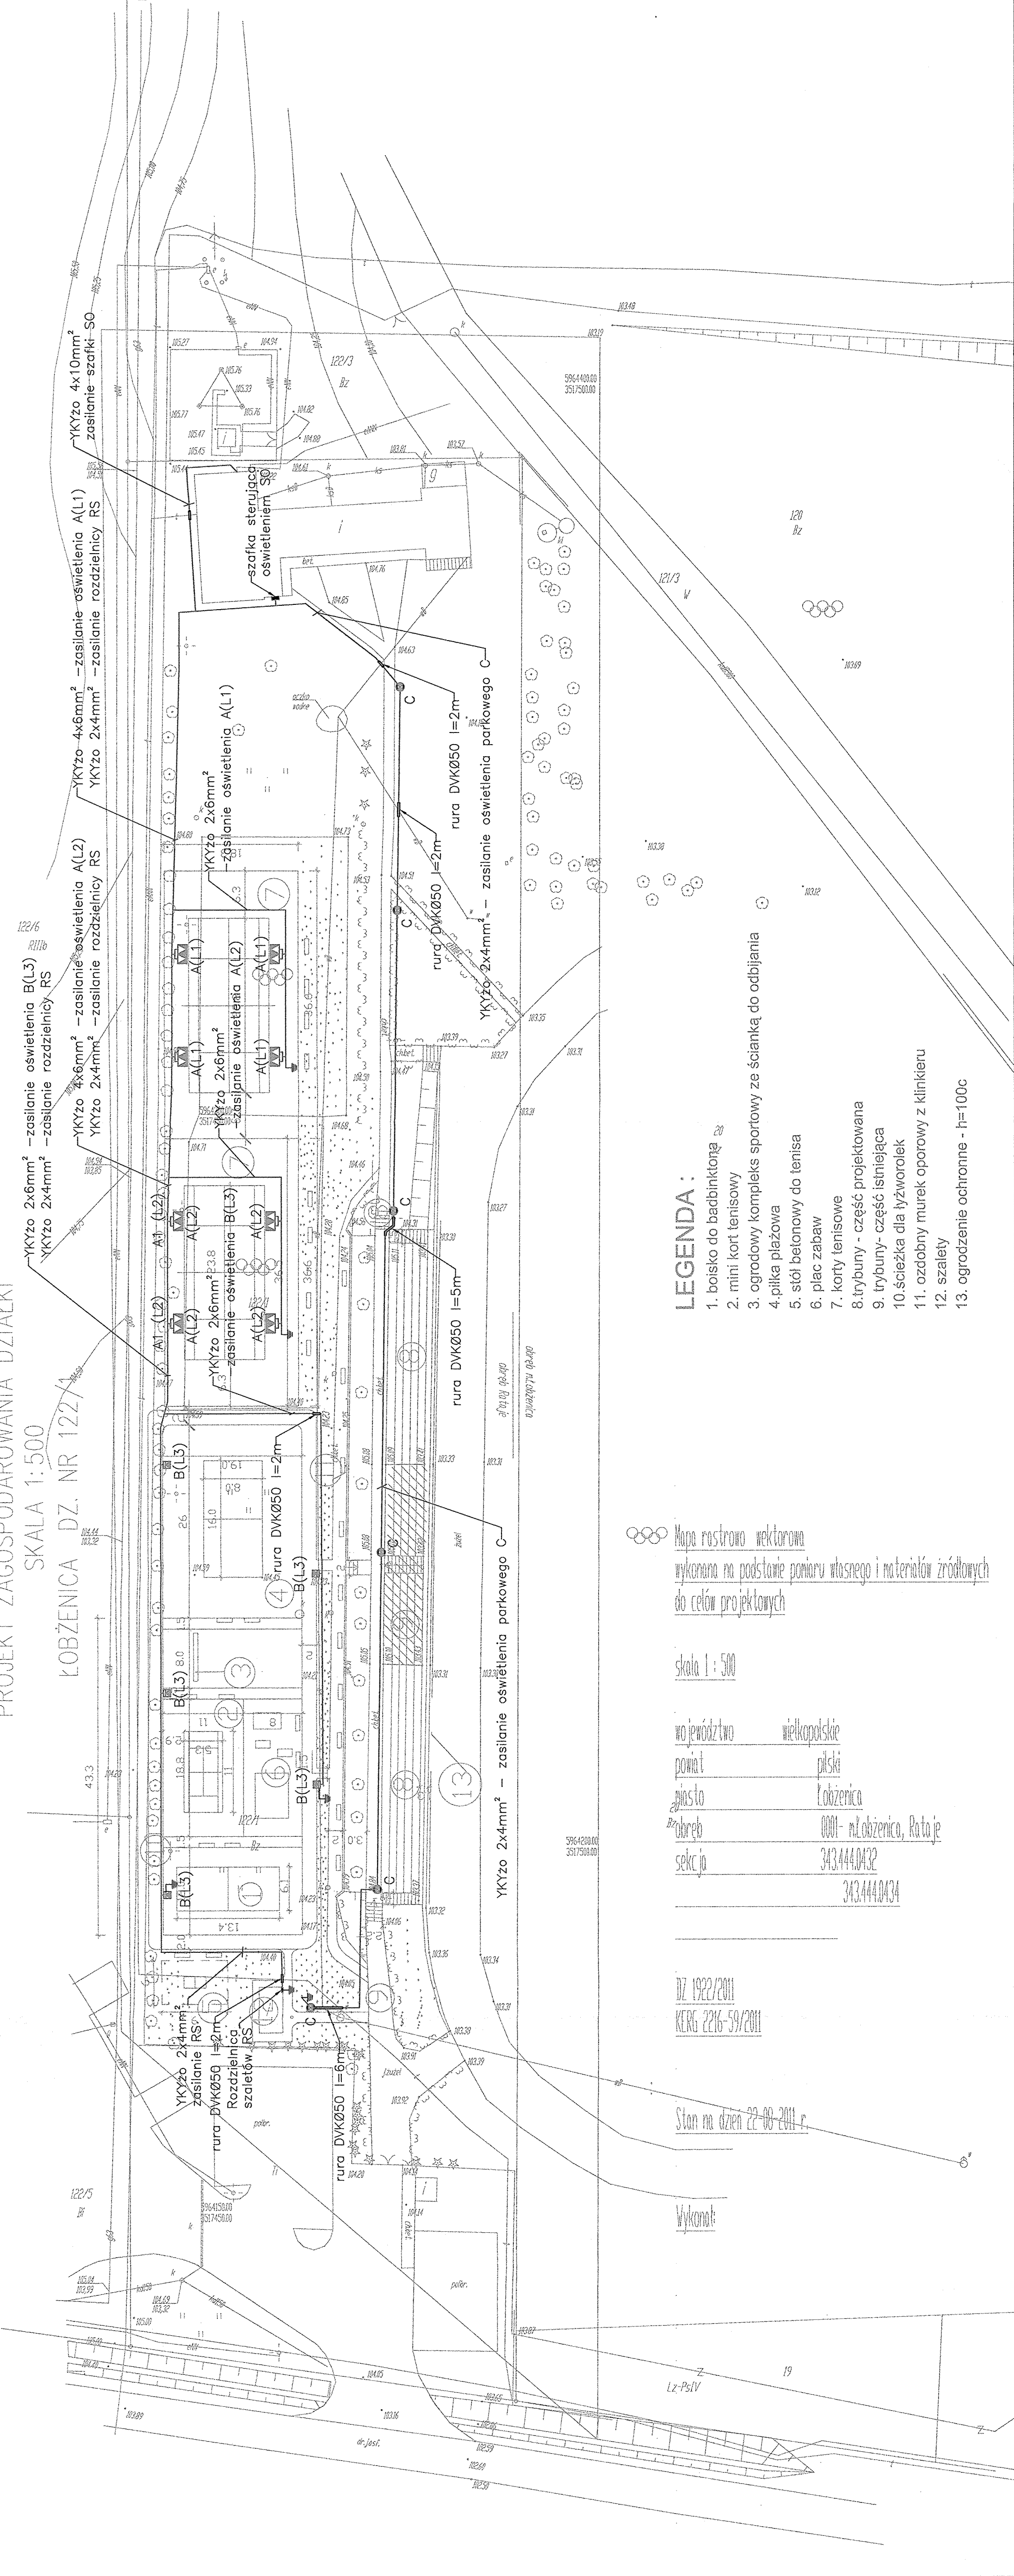

LEGENDA :

- 1. boisko do badmintonu
- 2. mini kort tenisowy
- 3. ogrodowy kompleks sportowy ze ścianką do odbijania
- 4. piłka plażowa
- 5. siódki betonowe do tenisa
- 6. plac zabaw
- 7. korty tenisowe
- 8. trybuna - część projektowana
- 9. trybuna - część istniejąca
- 10. ścieżka dla inżynierów
- 11. ozdobny murek oporowy z klinkieru
- 12. szalety
- 13. ogrodzenie ochronne - h=100c

skala 1 : 500

województwo wielkopolskie
powiat pilski
miasto Łobżenica
działka 0001 - młodożenica, Rataje
sekcja 343.444.0432

DZ 1922/2011
KERG 2216-59/2011

Stan na dzień 22.08.2011 r.

Wykonali:

LZ-PsIV

LEGENDA:

- A - oświetlenie zewnętrzne wg potrzeby ręcznie
- B - oświetlenie zewnętrzne wg potrzeby ręcznie
- C - oświetlenie zewnętrzne wg potrzeby ręcznie

- A - słup SAL-100K + fundament B-70 + tabliczka TB-12 + wysięgnik WN-21 + 2x projektor PowerLug AS MH-400W HPI-TP (szt. 8) (lub równoważne)
- B - słup SAL-6/B70, fundament B-70 + tabliczka TB-11 + wysięgnik WN-1 + projektor PowerLug AS MH-150W HPI-TS (szt. 5) (lub równoważne)
- C - słup SAL-4/B60 + fundament B-50 + tabliczka TB-11 + oprawa OPA-1 S-100W + Kłosz AURIS I PC-UV 249 + Daszek do klasza (szt. 6) (lub równoważne)

- ⚡ - uziom szpilkowy słupa końcowego R<10Ω
- o- - słupy i oprawy przeznaczone do demontażu (szt.9)

UWAGA:

- * Zasilanie rozdzielnic szafek RS wykonać kablem YKYzo 2x4mm².
- * Zasilanie oświetlenia A i B wykonać kablami YKYzo 4x6mm² oraz YKYzo 2x6mm².
- * Zasilanie oświetlenia C wykonać kablem YKYzo 2x4mm².
- * W wykopach układać bednarkę FeZn 25x4mm i podłączyć do każdego słupa oświetleniowego, końcowe słupy poszczególnych obwodów oświetleniowych dodatkowo uziemić za pomocą uziomów szpilkowych Ru<10Ω.
- * Kabel układać na głębokości 0,7m na piaszczystej 10cm podсыpce. Odległość folii od kabla powinna wynosić co najmniej 25cm. Jeśli nastąpi zbliżenie z innymi instalacjami podziemnymi zachować odległość zgodnie z normą PN-76E-05125. Linie kablowe układać w wykopie z 3% zapasem, zgodnie z PN. W miejscach wskazanych na planie układać w rurze DVKØ50 (lub równoważne).
- * Dopuszcza się osprzęt równoważny spełniający podane parametry.

STANOWISKO FUNDATORA
W PILE
AL. I. J. Lipodziejewski 33/25

OBIEKT:	Stadion im. Alojzego Graja gmina Łobżenica	RYS NR	E-1
TEMAT:	"Remont stadionu im. Alojzego Graja" gmina Łobżenica	SKALA	1 : 500
INWESTOR:	Gmina Łobżenica, ul. Sikorskiego, 89-310 Łobżenica	luty	2012
PROJEKTOWAŁ:	inż. Adam Garczyński uprawnienia budowlane do projektowania bez ograniczeń w specjalności instalacyjno-montażowej w zakresie instalacji elektrycznej nr 100860W		
SPRAWDZIŁ:	inż. Lech Kosobucki uprawnienia budowlane do projektowania bez ograniczeń w specjalności instalacyjno-montażowej w zakresie elektrycznym nr 52/84		
OPRACOWAŁ:	mgr inż. Artur Piefko		
TREŚĆ:	Plan zagospodarowania terenu. Instalacje elektryczne	FAZA	PROJEKT BUDOWLANY